


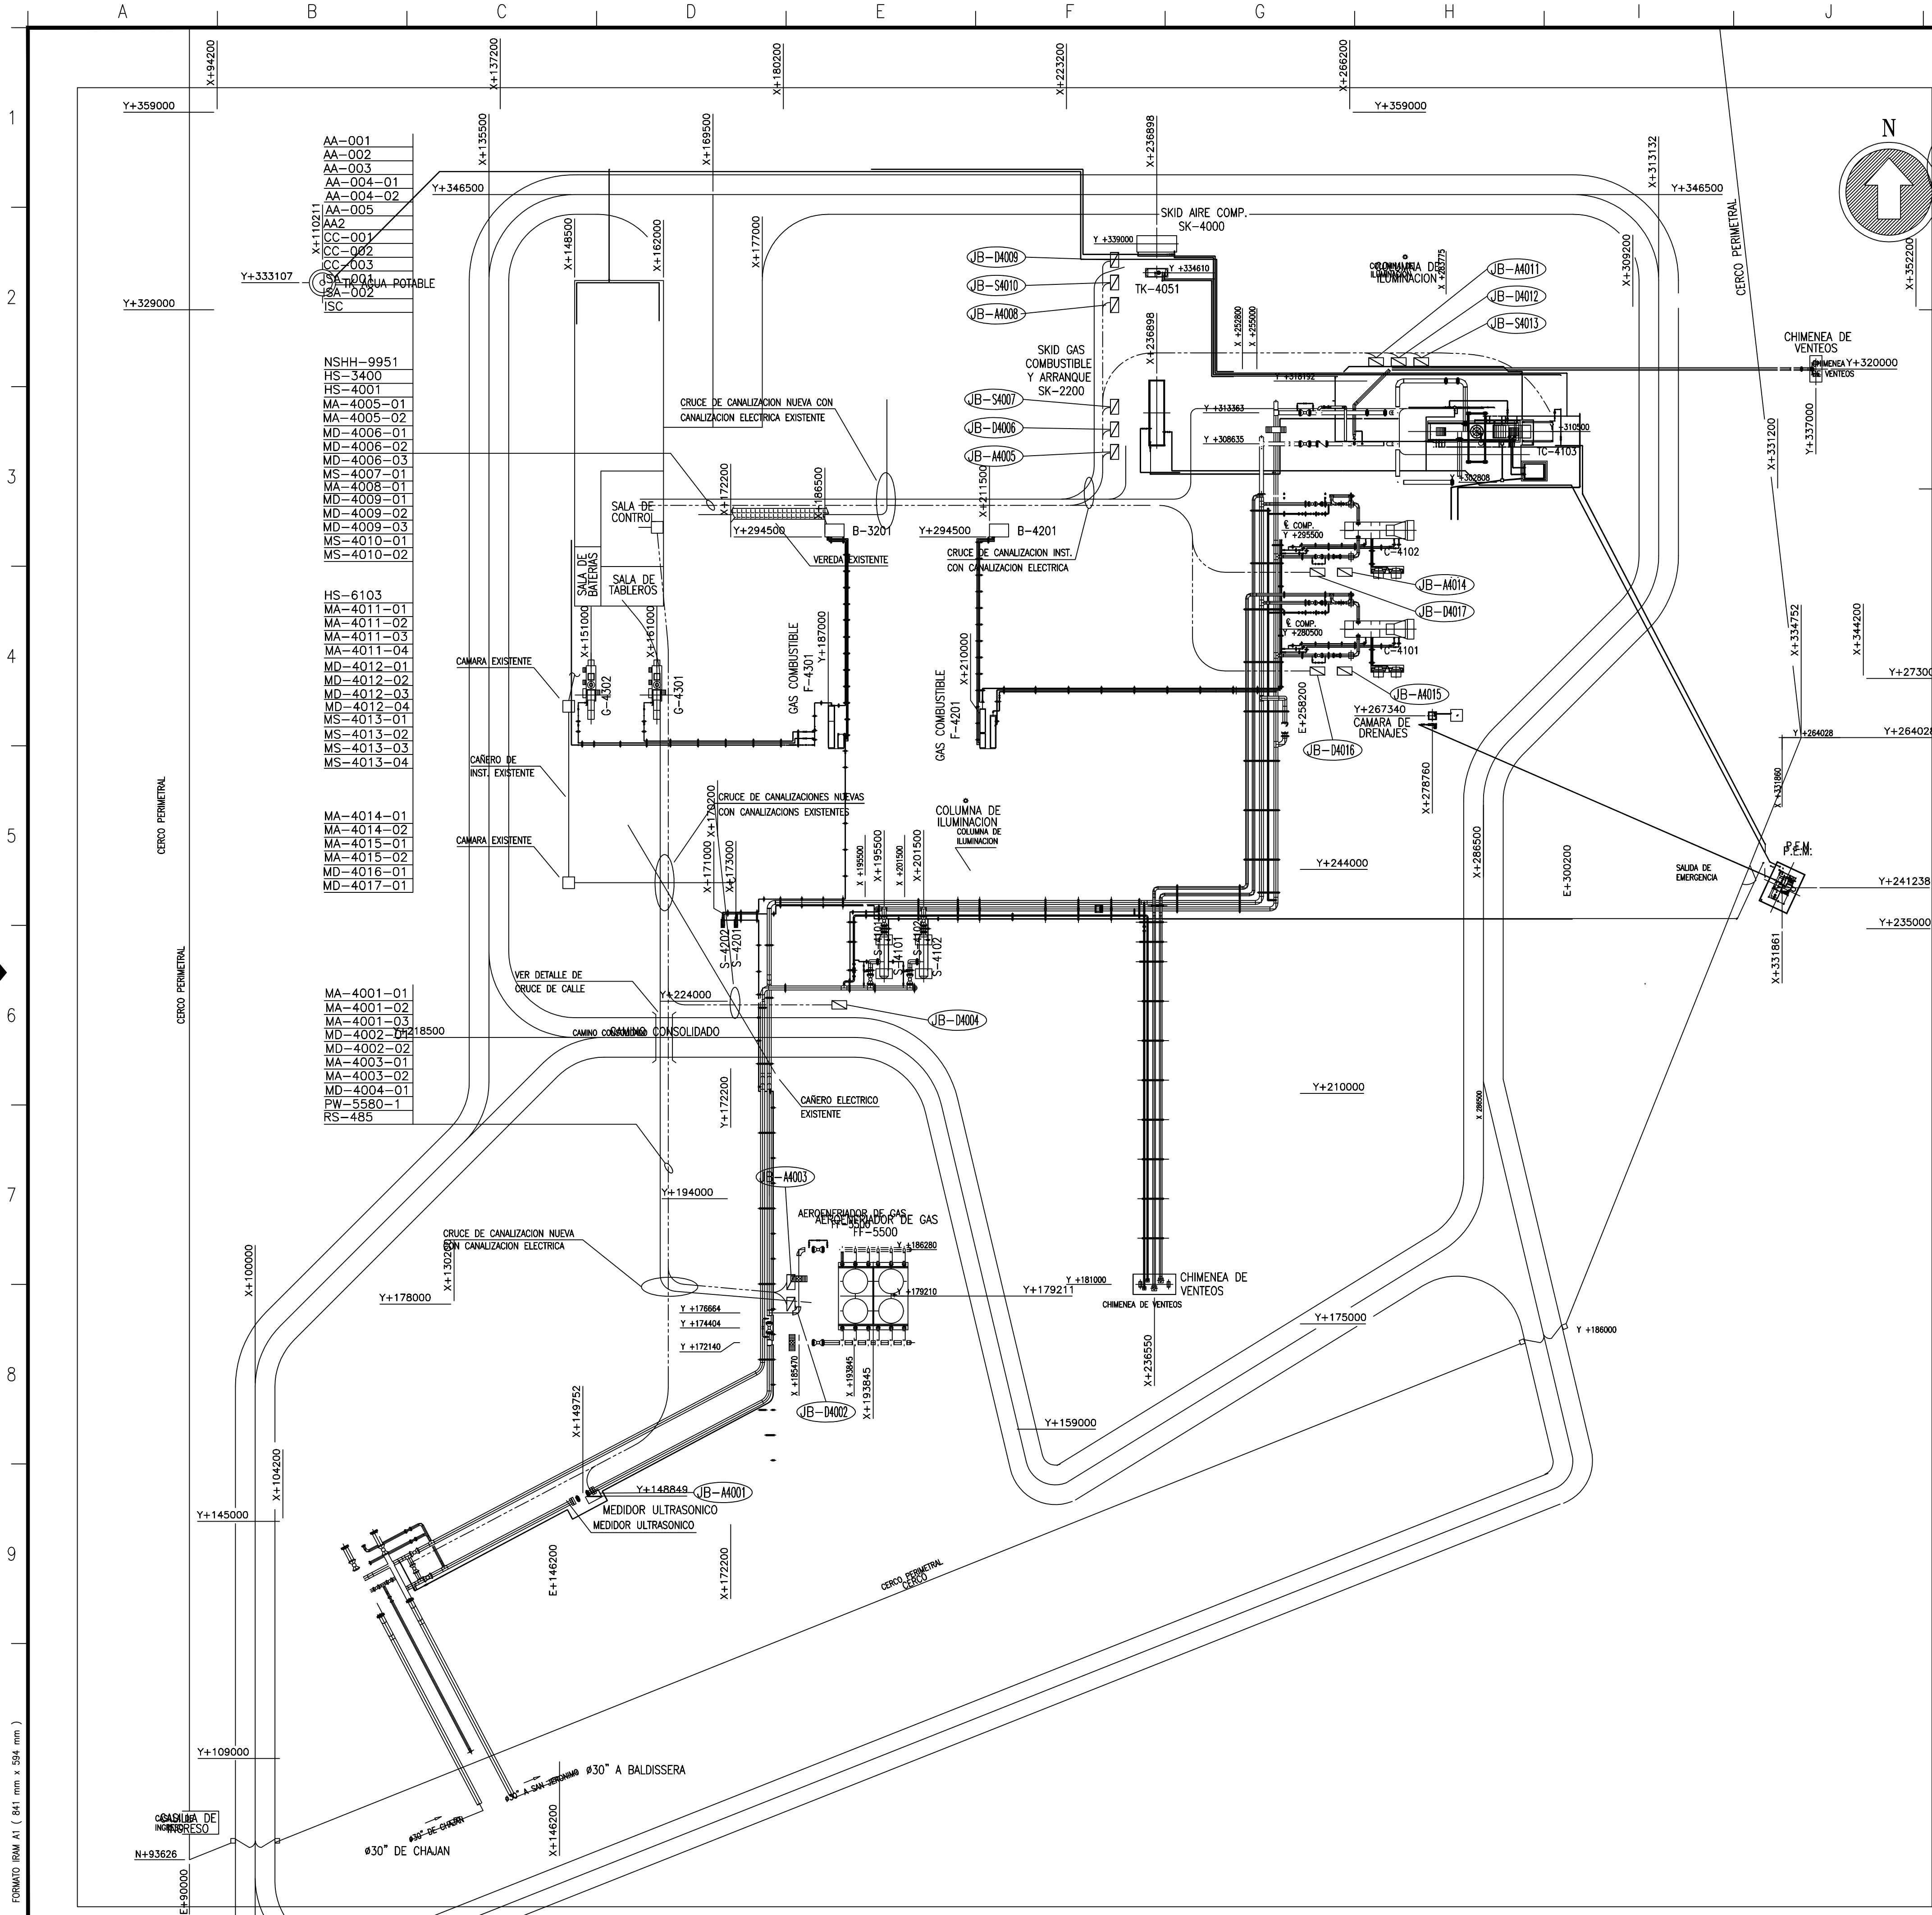

LIMITE DE PROPIEDAD

PLANOS DE REFERENCIA

COC-ED-PI-0001 CUADERNILLO P&IDs PLANTA COCHICO

REFERENCIAS

- CAÑERIAS ENTERRADAS
- CAÑERIAS AEREAS
- LIMITE DE AREA

NOTAS:

- 1. CONSTRUCCION ORIGINAL: INGENIERIA: ROMAN CONSTRUCCION: ROMAN AÑO 1981
- 2. INSTALACION PEM INGENIERIA: ARCAN S.A. CONSTRUCCION: DISAB S.R.L. AÑO 1998
- 3. AMPLIACION INGENIERIA: ARCAN S.A. CONSTRUCCION: TECHINT AÑO 1999
- 4. INSTALACION BYPASS 2" INGENIERIA: GELVEZ CONSTRUCCION: GELVEZ AÑO 2000

REV.	DESCRIPCION	FECHA	DIBUJO	ELABORO	REVISO	APROBO
1	CONFORME A OBRA	26.06.2016				

GERENCIA TÉCNICA

REEMPLAZA A: I-LTZ-998103-1001
REV: 0
REEMPLAZADO POR: 0

ESTE DOCUMENTO ES PROPIEDAD DE TRANSPORTADORA DE GAS DEL NORTE S.A. QUEN SALVAGUARDARA SUS DERECHOS CONFORME A LAS PREVISIONES DE LA LEY.

TITULO: PLANO LLAVE

TIPO DE ELABORADO: PLANO LLAVE

LUGAR: PLANTA COMPRESORA LA CARLOTA
PROVINCIA DE CORDOBA
OBRA: ACTUALIZACION DE PLANOS

NUMERO DE ELABORADO TGN: LCA-EP-PK-0001

ESCALA: 1:500
HOJA N°: 1 DE 1

N° DE OBRA: 1

REVISION: 1