

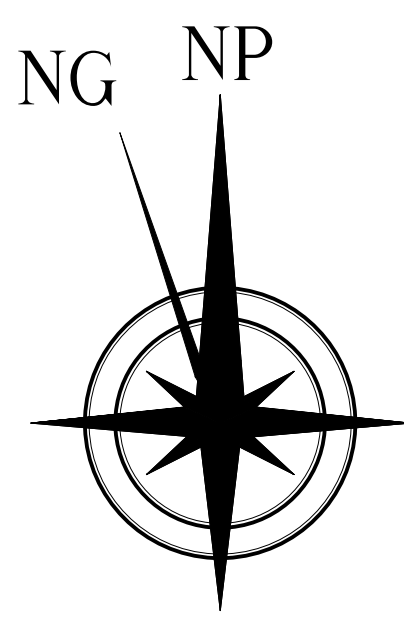


NÚMERO DE PLANO: LCA-EZ-LY-0001

FORMATO: BOM A0 (1189mm x 841mm)

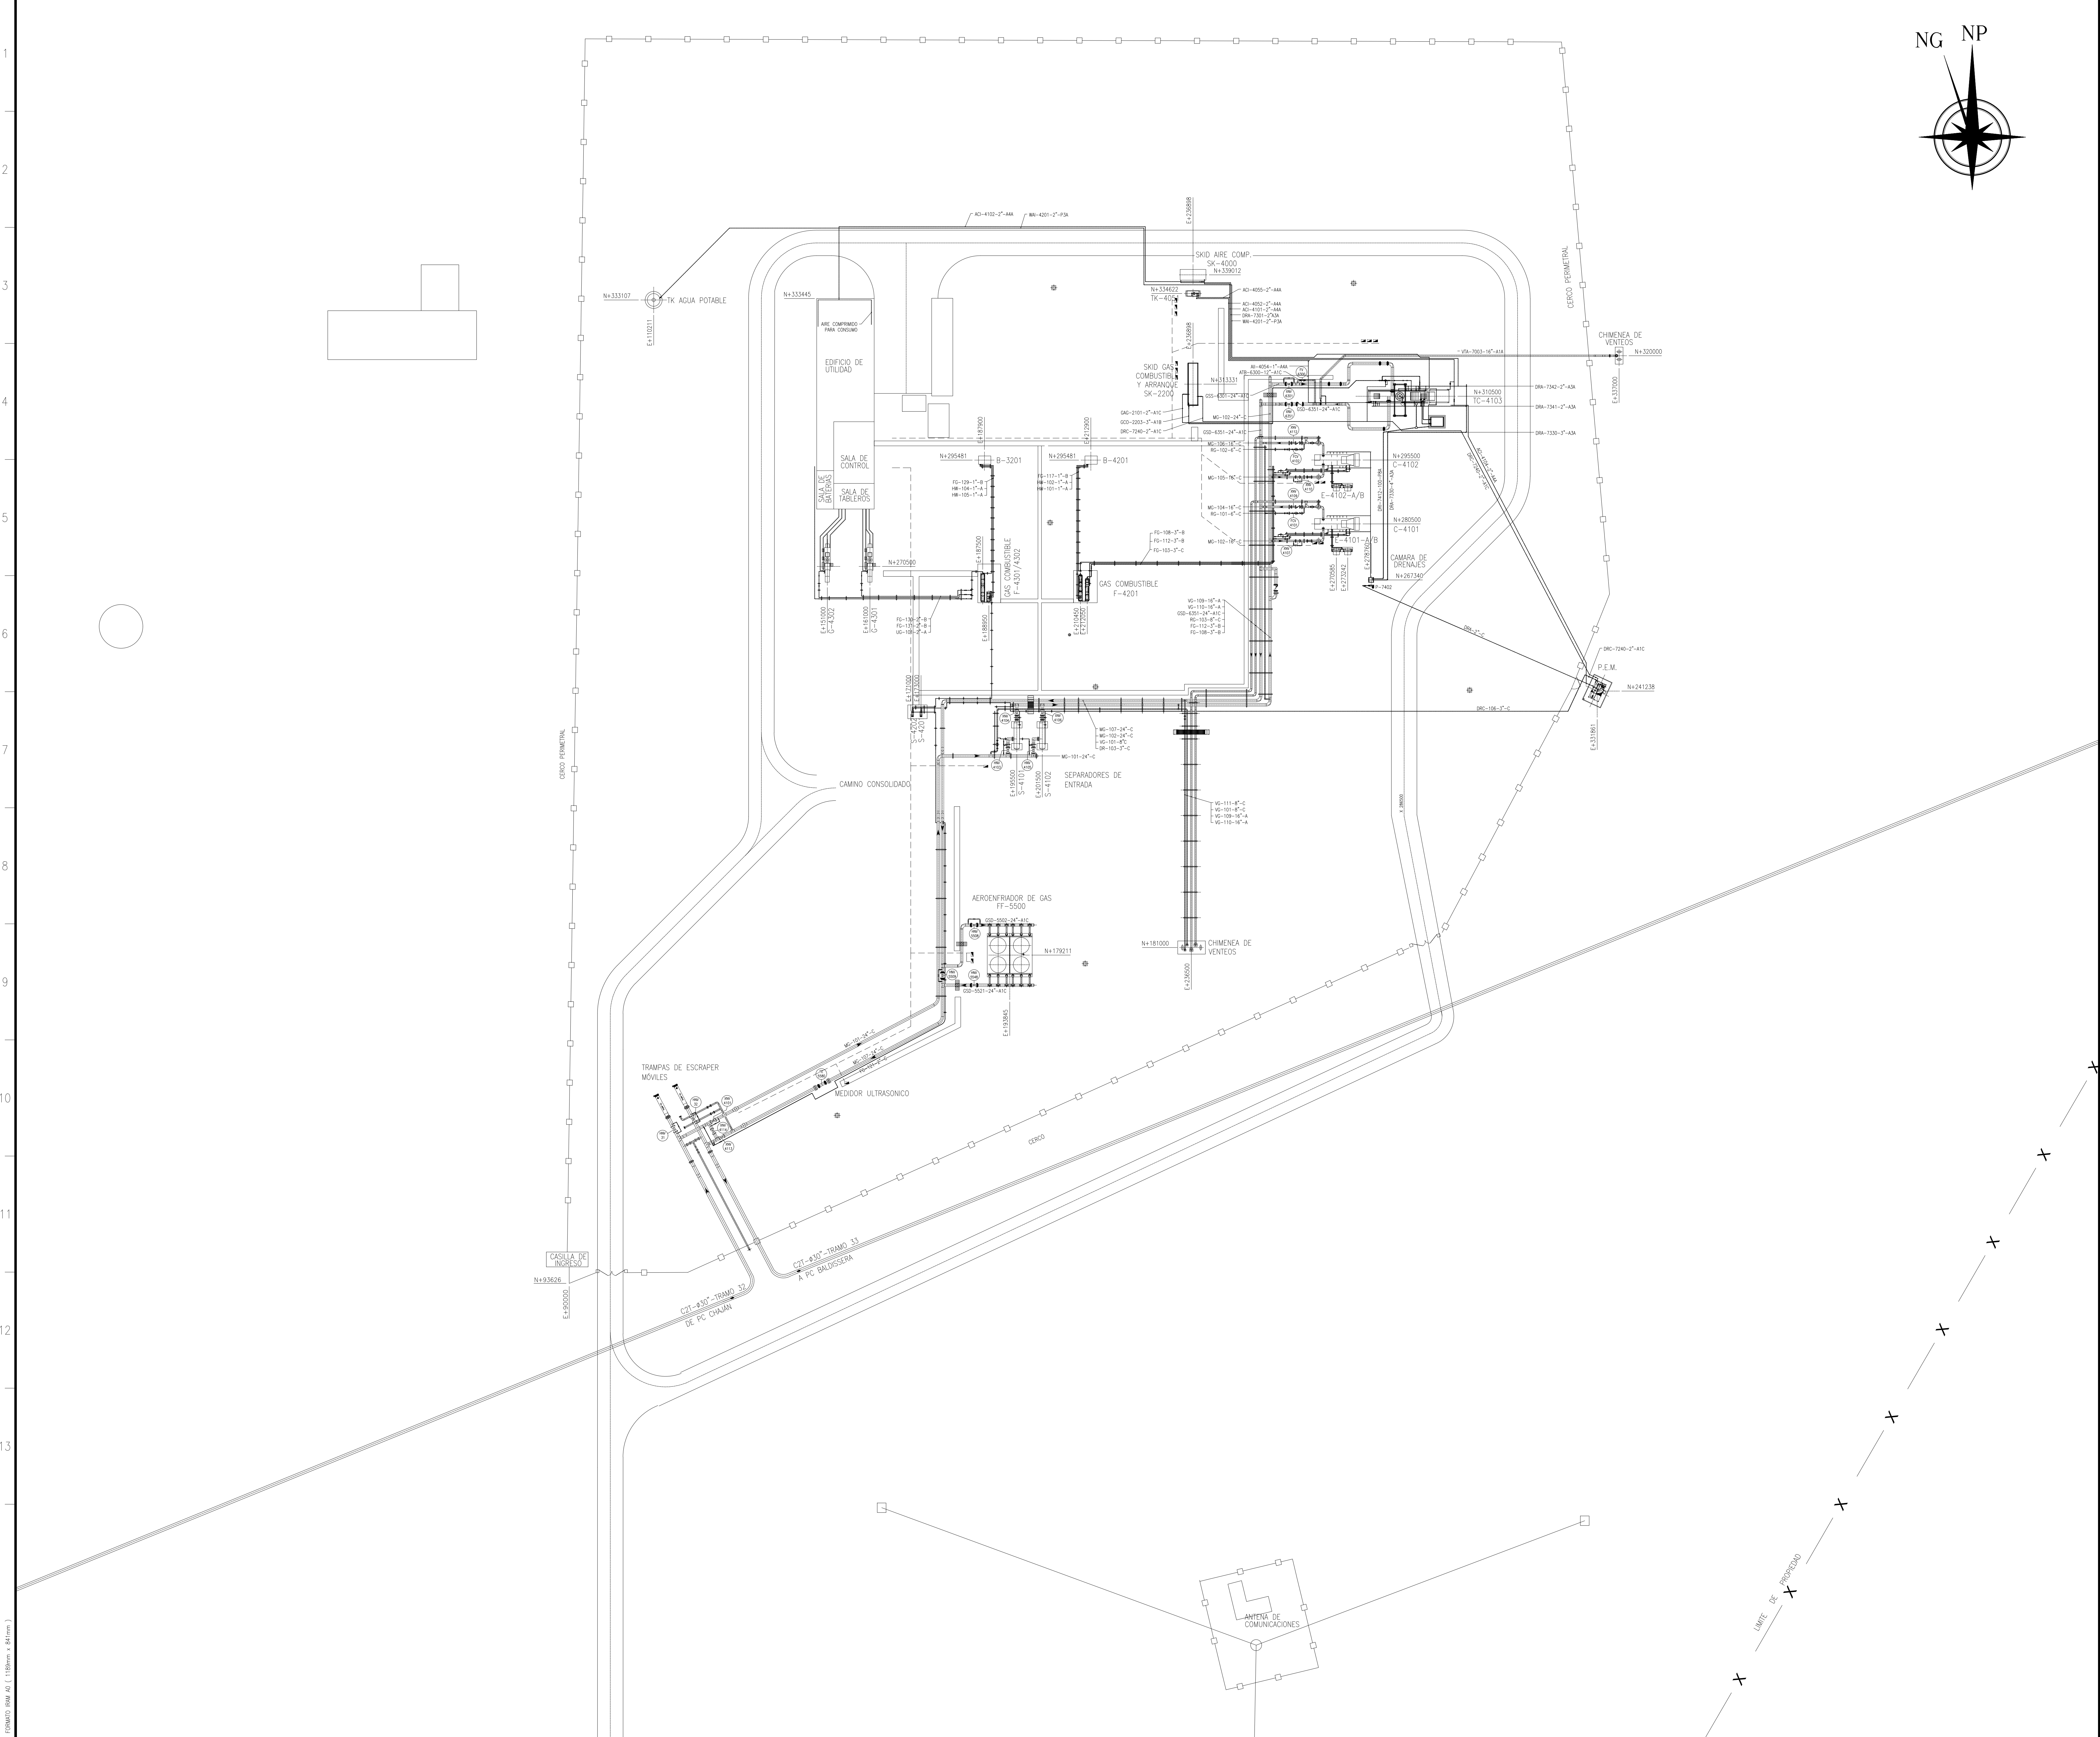

PLANO DE UBICACIÓN

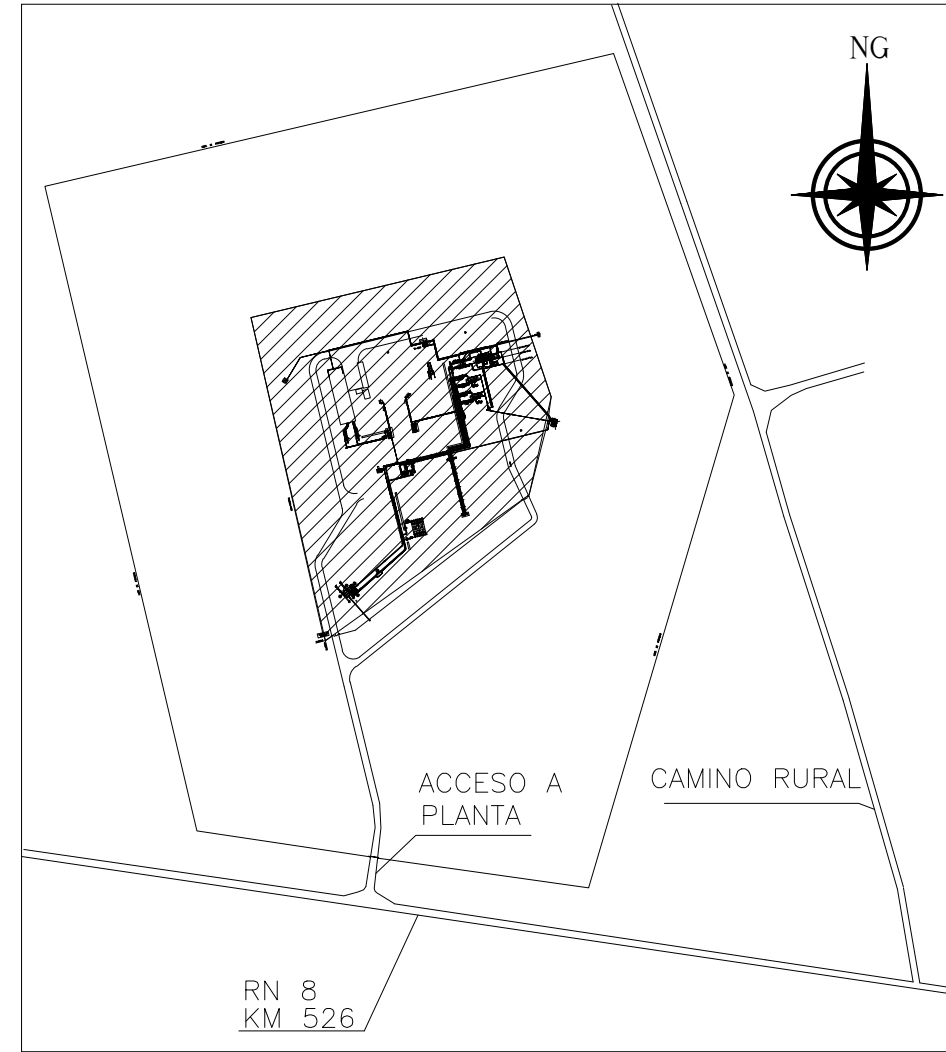

REFERENCIAS

- CAÑERÍA AEREA
- CAÑERÍA ENTERRADA

NOTAS

1- TODAS LAS MEDIDAS SE EXPRESAN EN MM SALVO QUE SE INDIQUE LO CONTRARIO

DOCUMENTOS DE REFERENCIA

LCA-ED-PI-0001 CUADERNILLO P&ID's PLANTA LA CARLOTA

UBICACION

SECCION LA CARLOTA - POJA DE CÓRDOBA
ACCESO SOBRE RUTA NACIONAL N°8 - KM 526
LATITUD: -33.323895
LONGITUD: -66.561112
GASODUCTO DEL CENTRO-OESTE M+m 296+1280

HISTORIAL OBRAS:

1. CONSTRUCCION ORIGINAL:	AÑO 1980
INGENIERIA:	ROMAN
CONSTRUCCION:	ROMAN
2. INSTALACION PEM	AÑO 1998
INGENIERIA:	ARCAN S.A.
CONSTRUCCION:	DISAB S.R.L.
3. AMPLIACION	AÑO 2000
INGENIERIA:	ARCAN S.A.
CONSTRUCCION:	TECHINT

REVISIÓN	DESCRIPCIÓN	FECHA	DIBUJÓ	ELABORÓ	REVISÓ	APROBÓ
0	DOCUMENTACIÓN MASTER					
LISTA DE REVISIONES						
GERENCIA TECNICA						
REEMPLAZA A	REV.	REEMPLAZADO POR	REV.	TÍTULO: PLANTA COMPRESORA LA CARLOTA		
				DOCUMENTACIÓN MASTER		
				TÍTULO DEL DOCUMENTO: PLANTA		
				PLANTA COMPRESORA LA CARLOTA		
				POJA, CORDOBA		
				OBJETO: ACTUALIZACIÓN DE DOCUMENTACIÓN MASTER		
				Nº: OBJETO: REVISIÓN		
				ESCALA: 1:500		
				FOLIO: 1 de 1		
				REVISIÓN: 0		